


Функции системы:

- Зон пожарного речевого оповещения -1
- Мощность речевого тракта - до 250Вт
- Количество выходов для подключения линии речевых оповещателей - до 9

Состав системы:

- ПГУ AL-8MP1 - 1шт.
- AL-250PA - усилитель мощности - 1шт.
- AL-RU - разветвитель выхода усилителя - 2 шт.

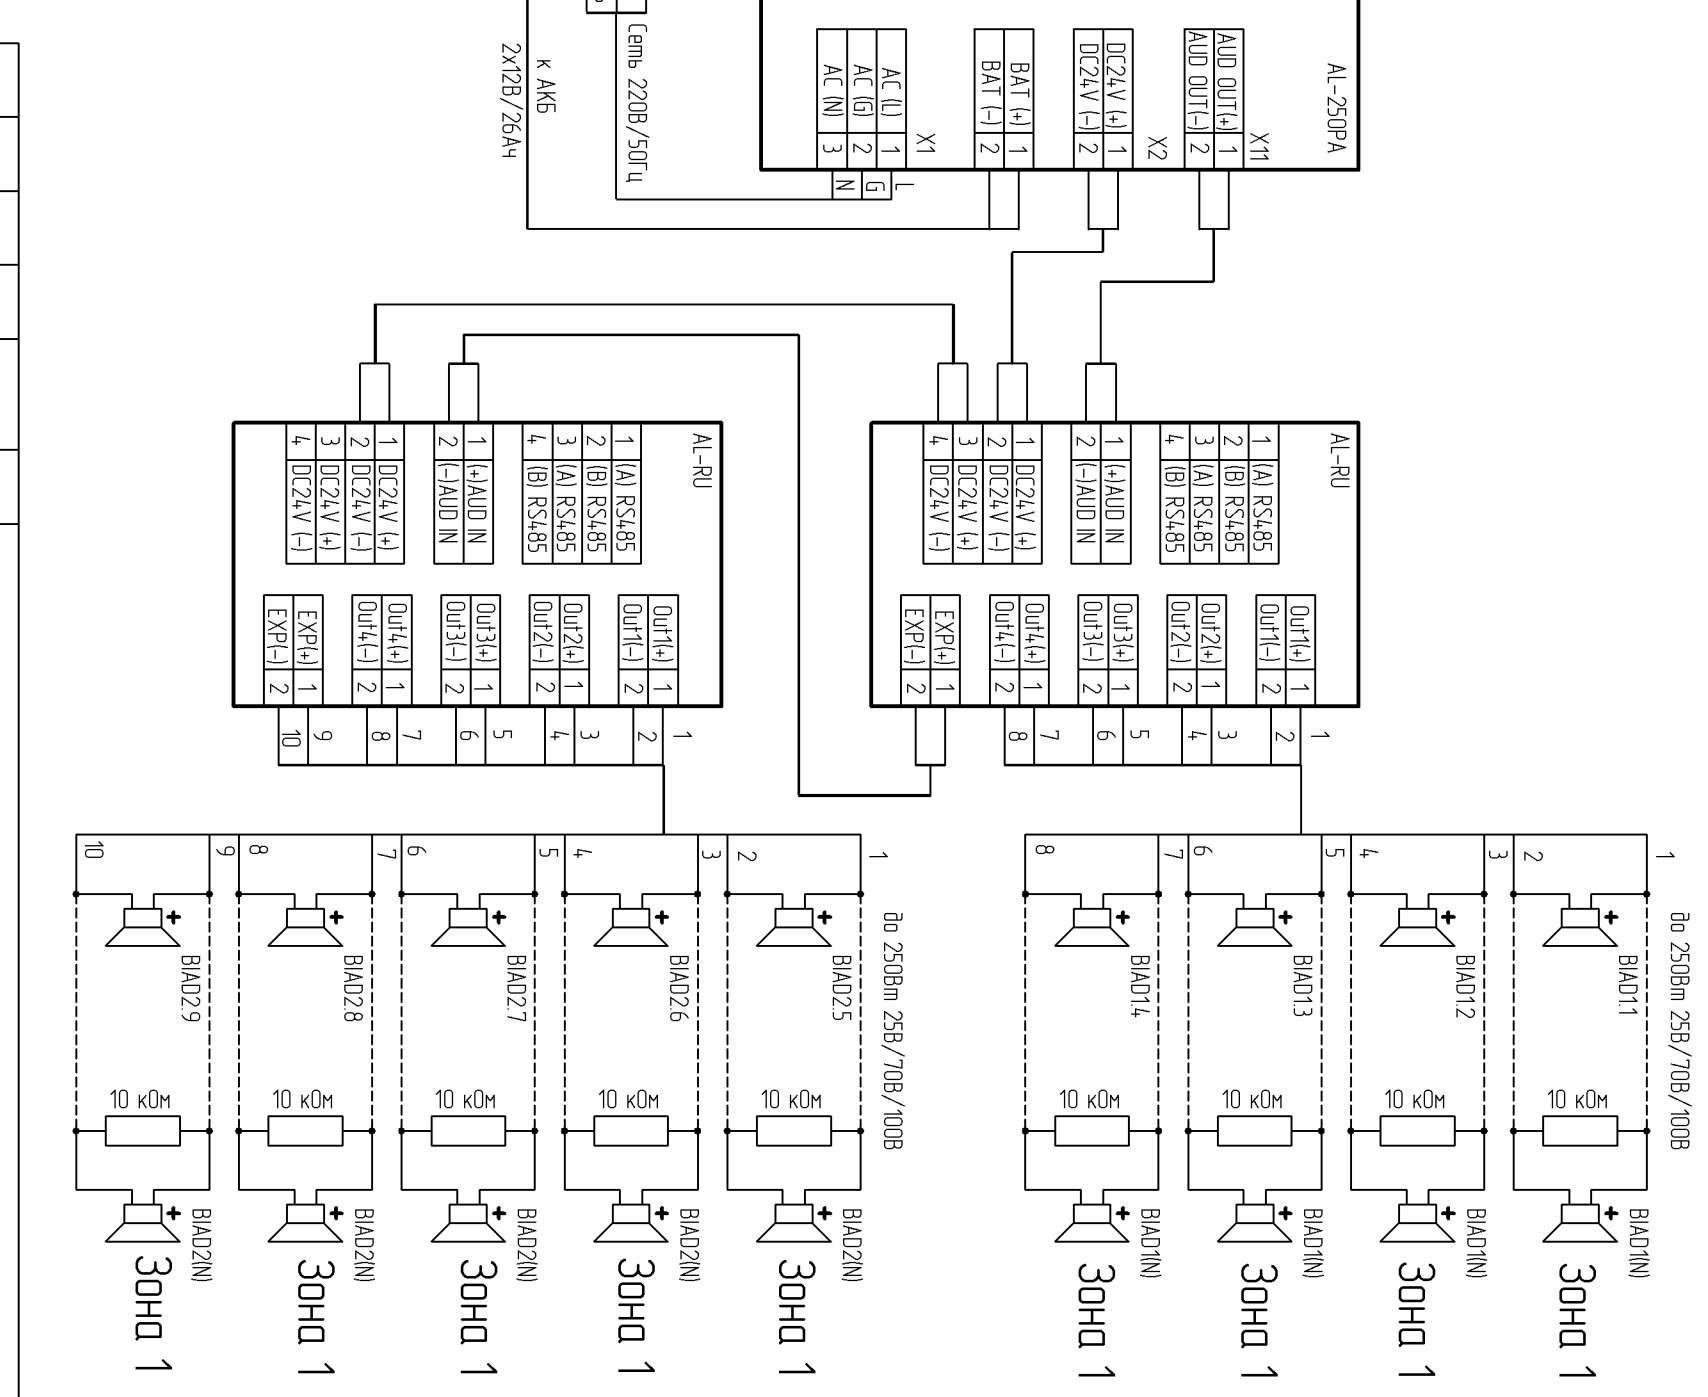

Инв.№ подл.	Подпись и дата	Взам. инв.№
-------------	----------------	-------------

ИЗМ	КОЛ-УЧ	ЛИСТ	№ ДОК	ПОДПИСЬ	ДАТА
Автоматическая установка пожарной сигнализации Система оповещения и управления эвакуацией людей при пожаре					
Вариант №3 конфигурации системы оповещения ALPHА					
СТАДИЯ			ЛИСТ	ЛИСТОВ	
П/П			1	1	
Разработ			000 "Омега Соудит"		
			2. Санкт-Петербург		
			ФОРМАТ А3		