


Взам. инв.№	Подпись и дата	Инв.№ подл.
-------------	----------------	-------------

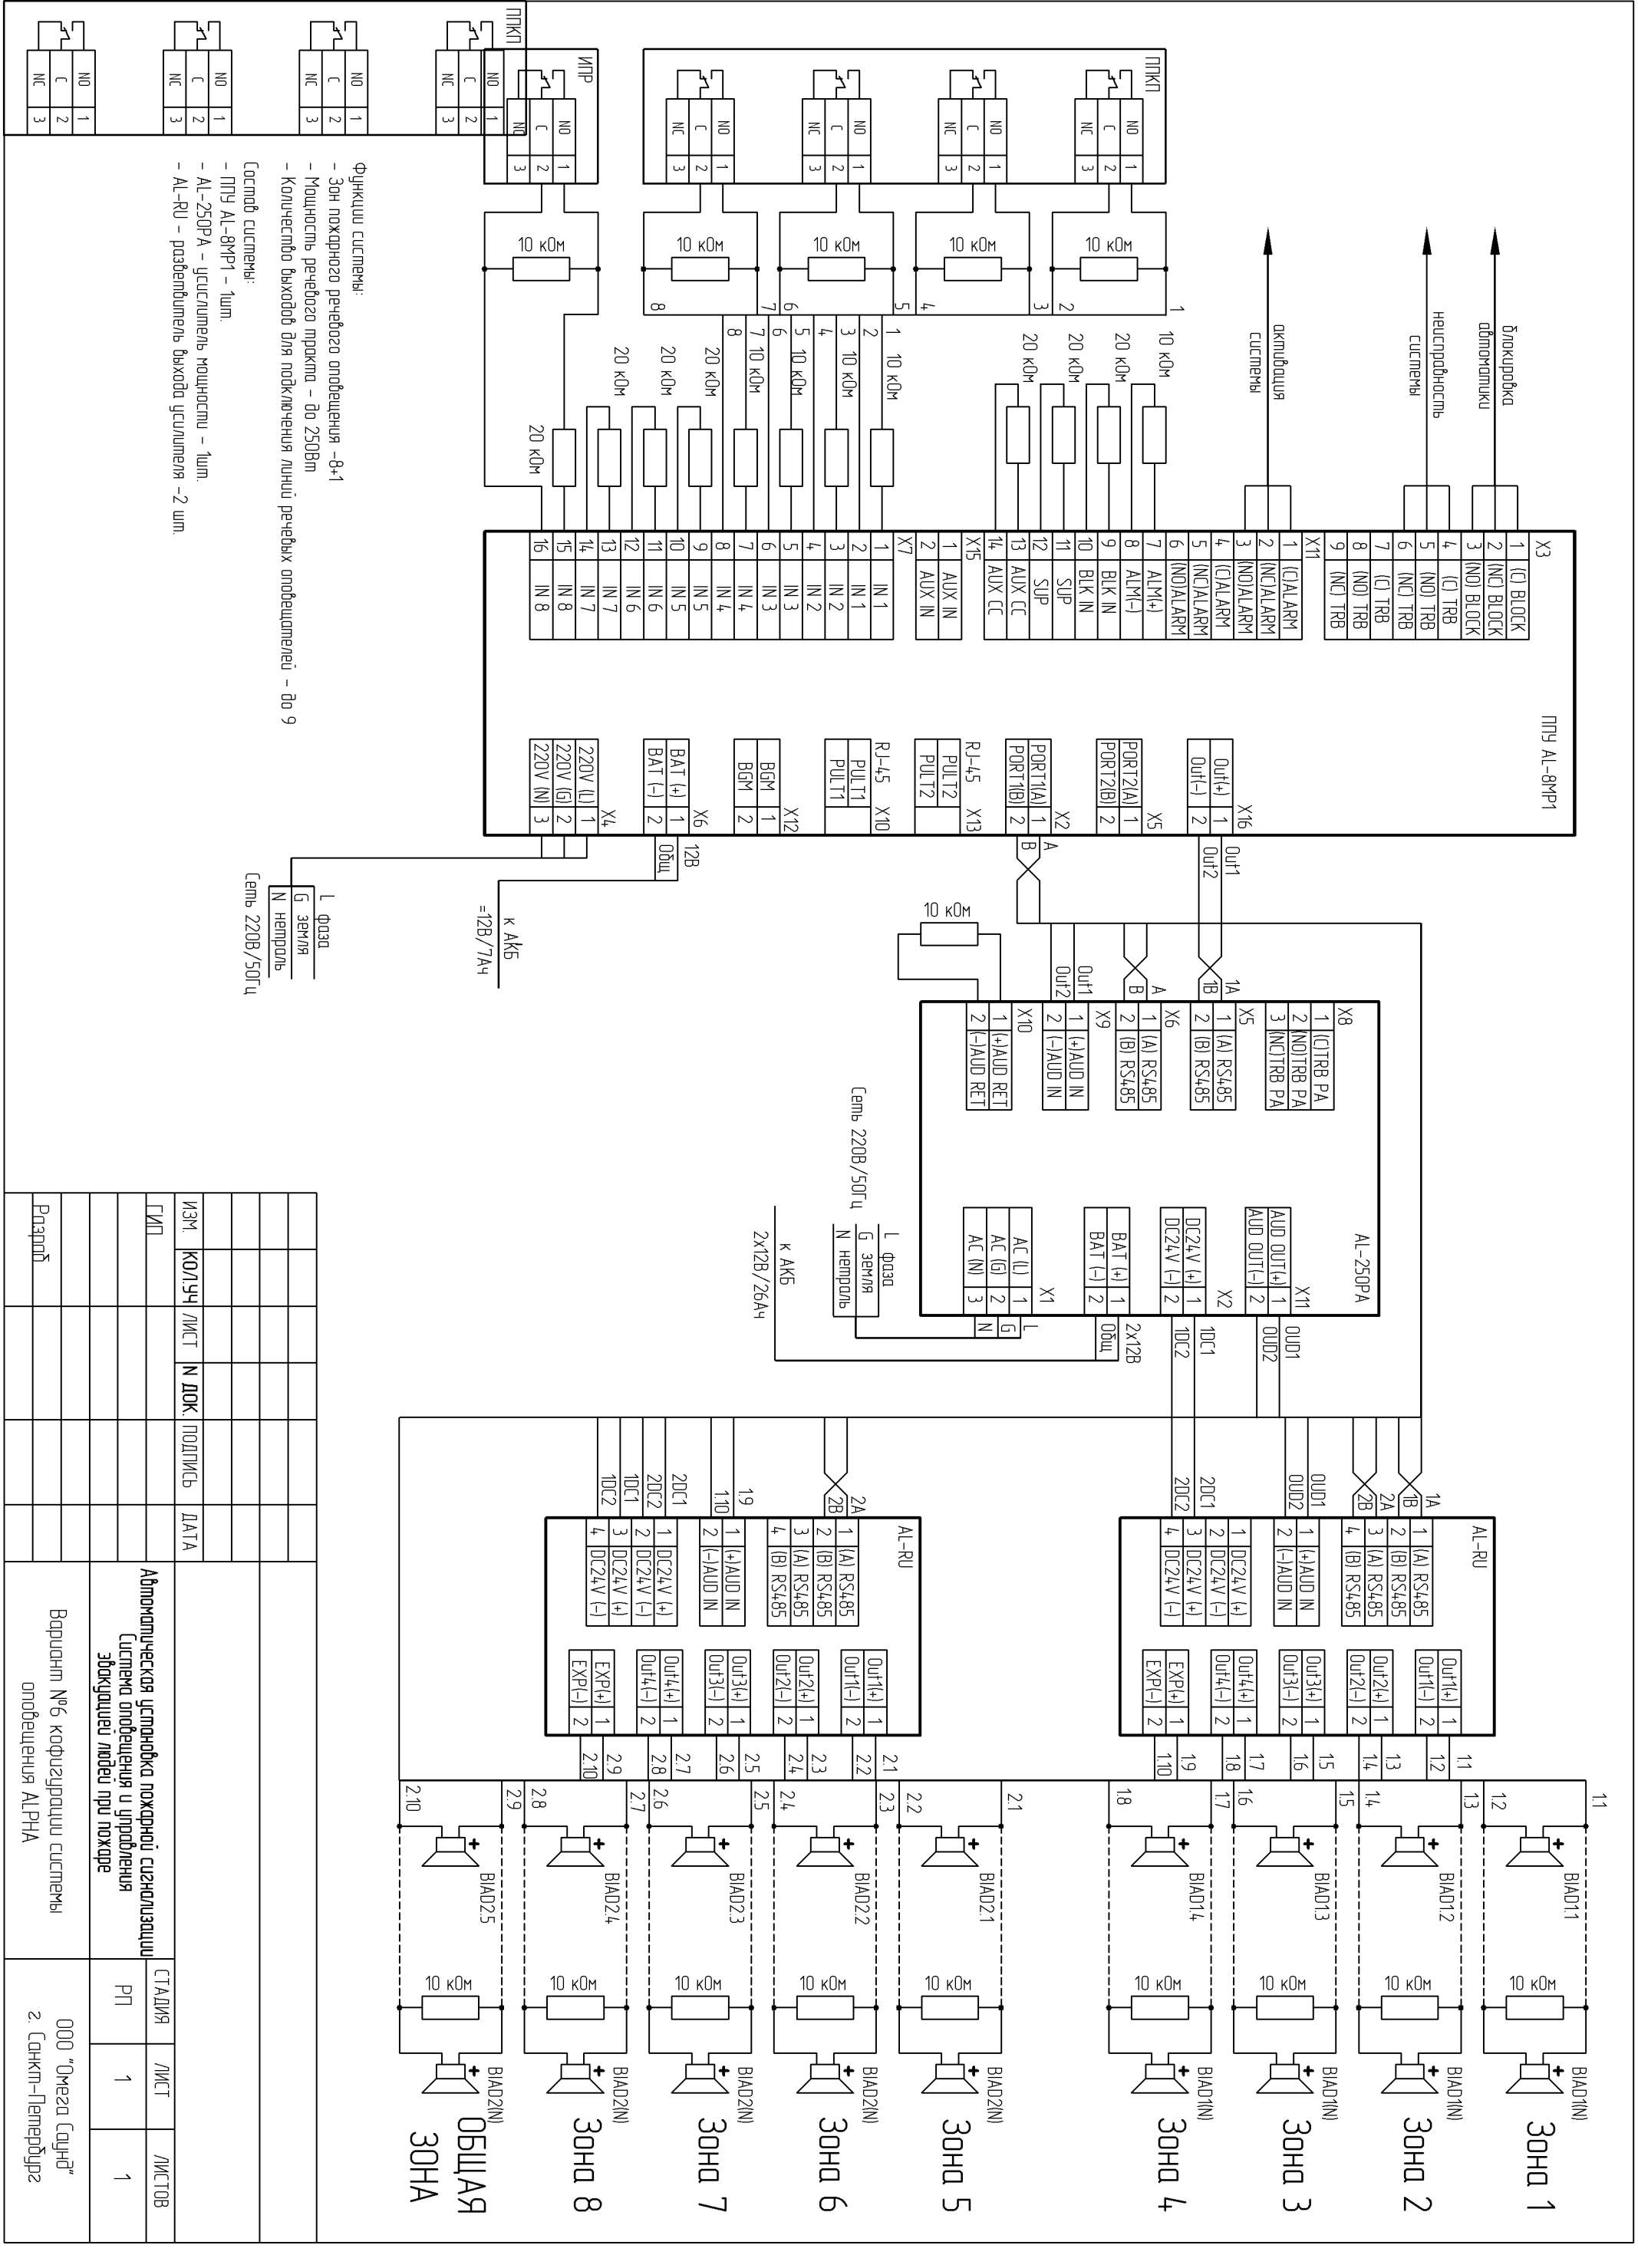

- Функции системы:
- Зон пожарного речевого оповещения -8+1
 - Мощность речевого трактоа - до 250Вт
 - Количество выходов для подключения линейных речевых оповещателей - до 9
- Состав системы:
- ППУ AL-8MP1 - 1шт.
 - AL-250PA - усилитель мощности - 1шт.
 - AL-RU - разветвитель выхода усилителя - 2 шт.

ИЗМ	КОЛУЧ	ЛИСТ	№ ДОК	ПОДПИСЬ	ДАТА
ГЛП					
Вариант №6 конфигурации системы оповещения ALPNA					
Система оповещения и управления эвакуацией людей при пожаре			СТАДИЯ	ЛИСТ	ЛИСТОВ
Автоматическая установка пожарной сигнализации			РП	1	1
000 "Омега Соунд"					
2. Санкт-Петербург					